
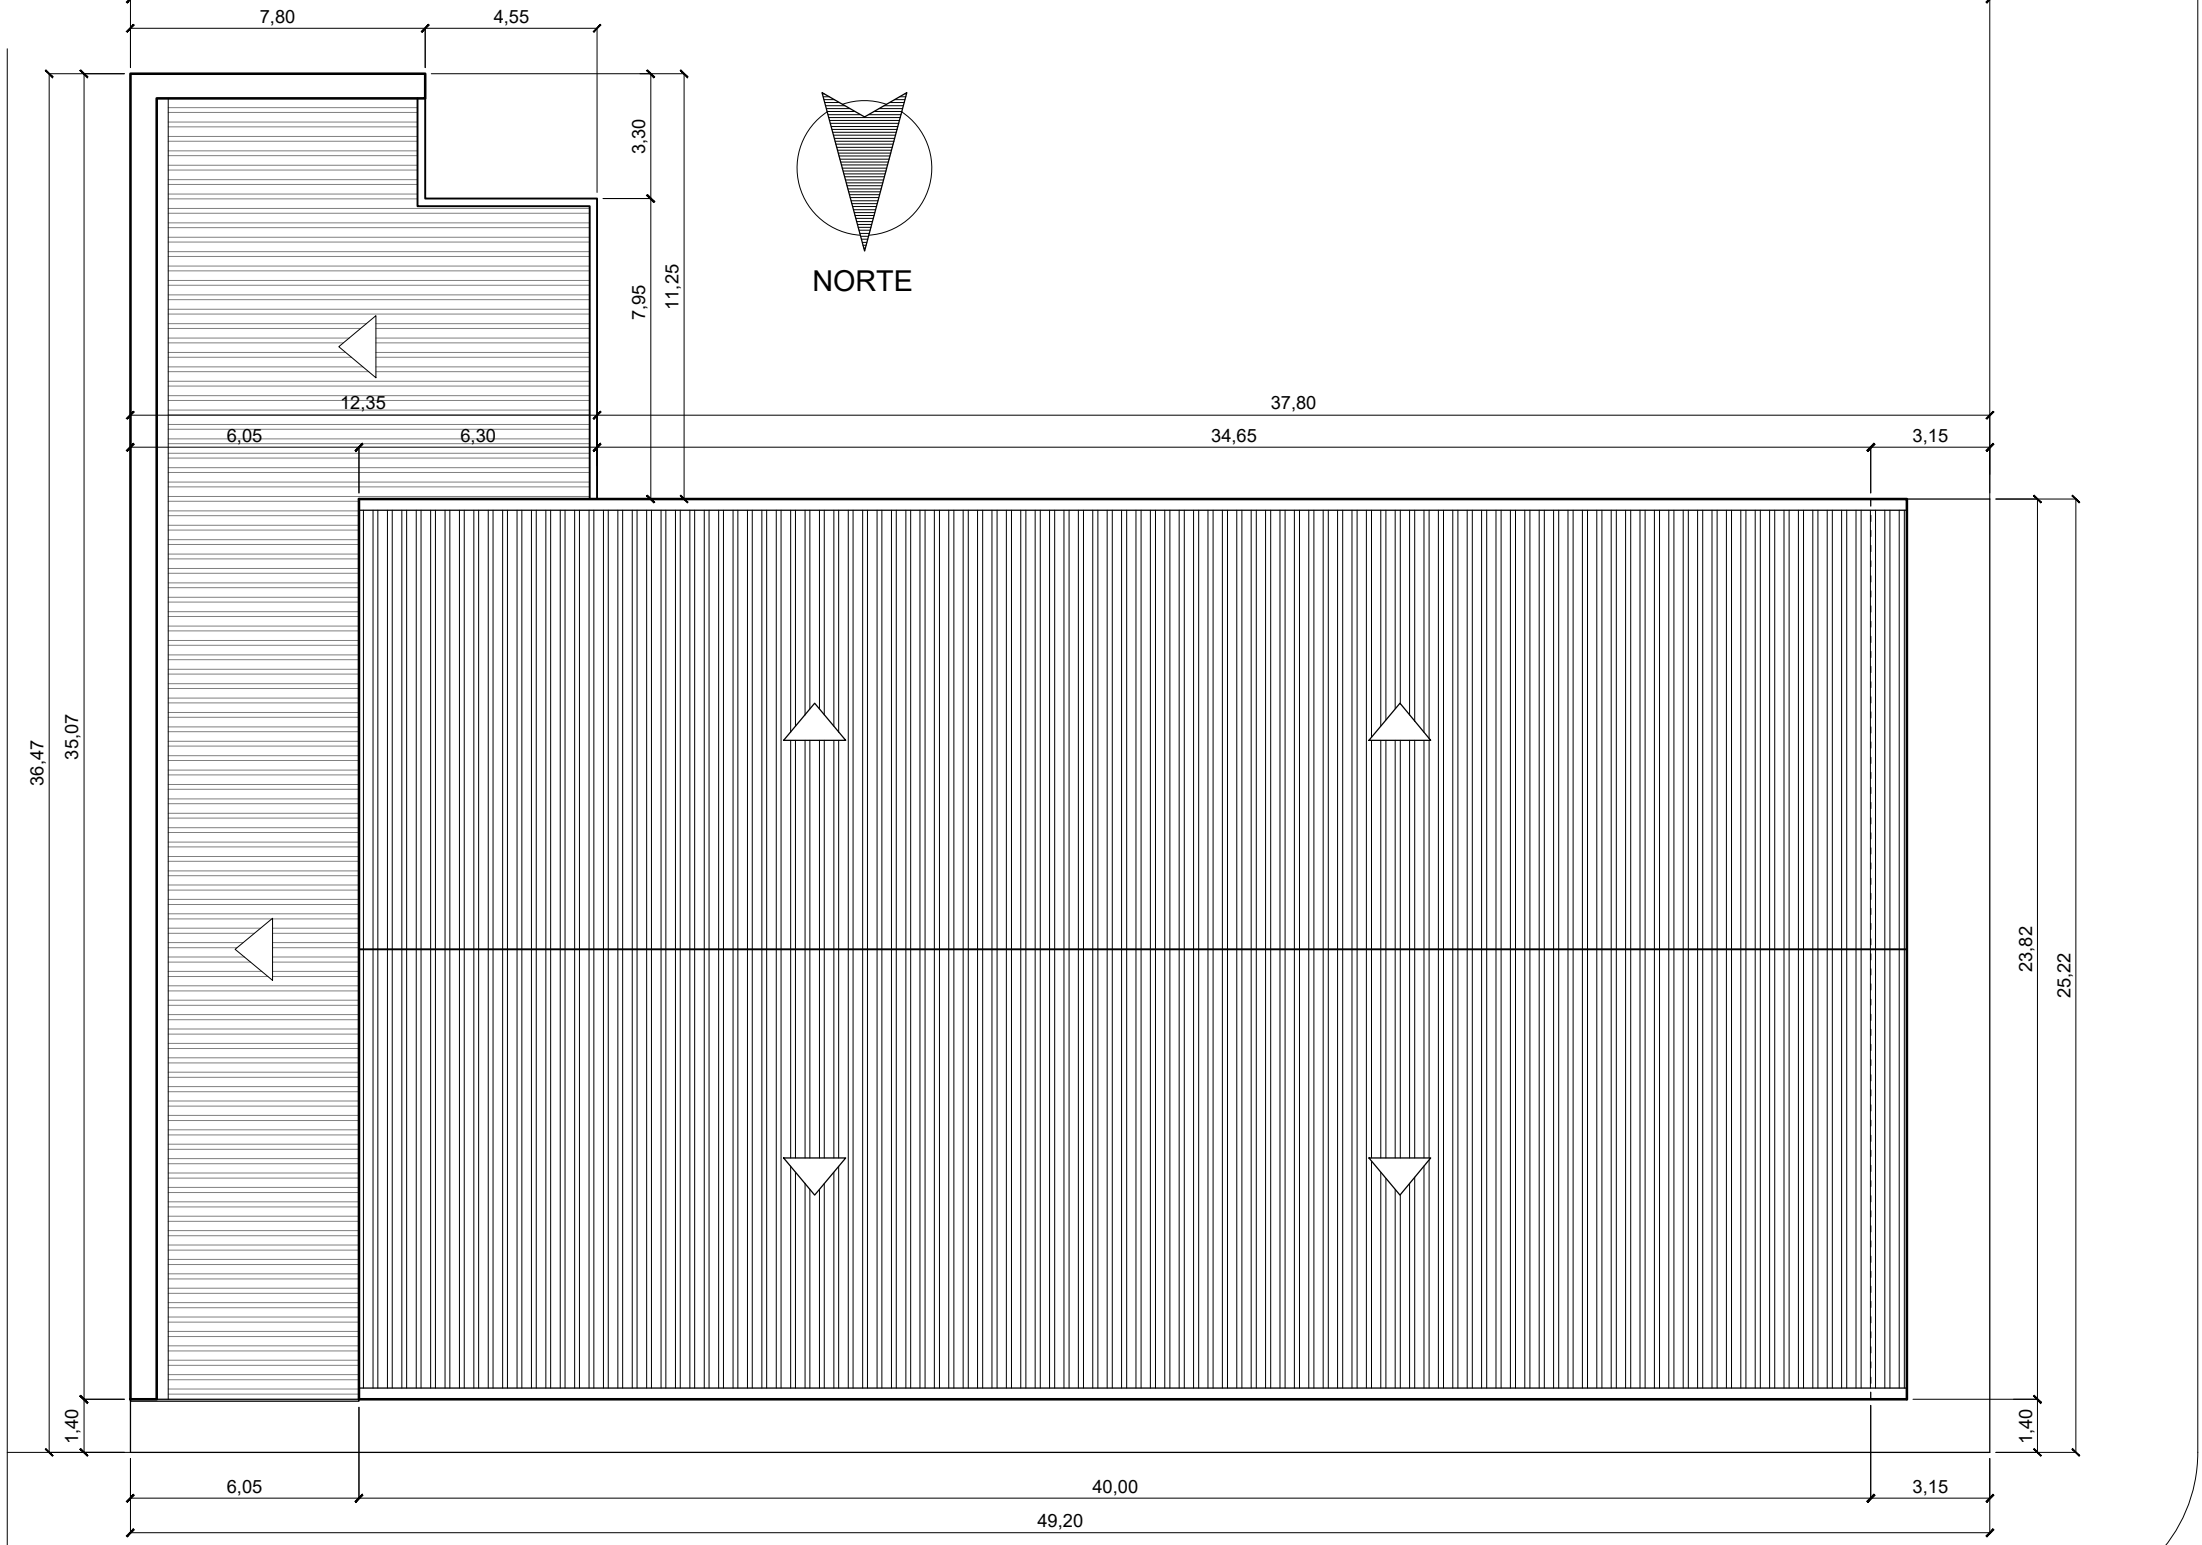
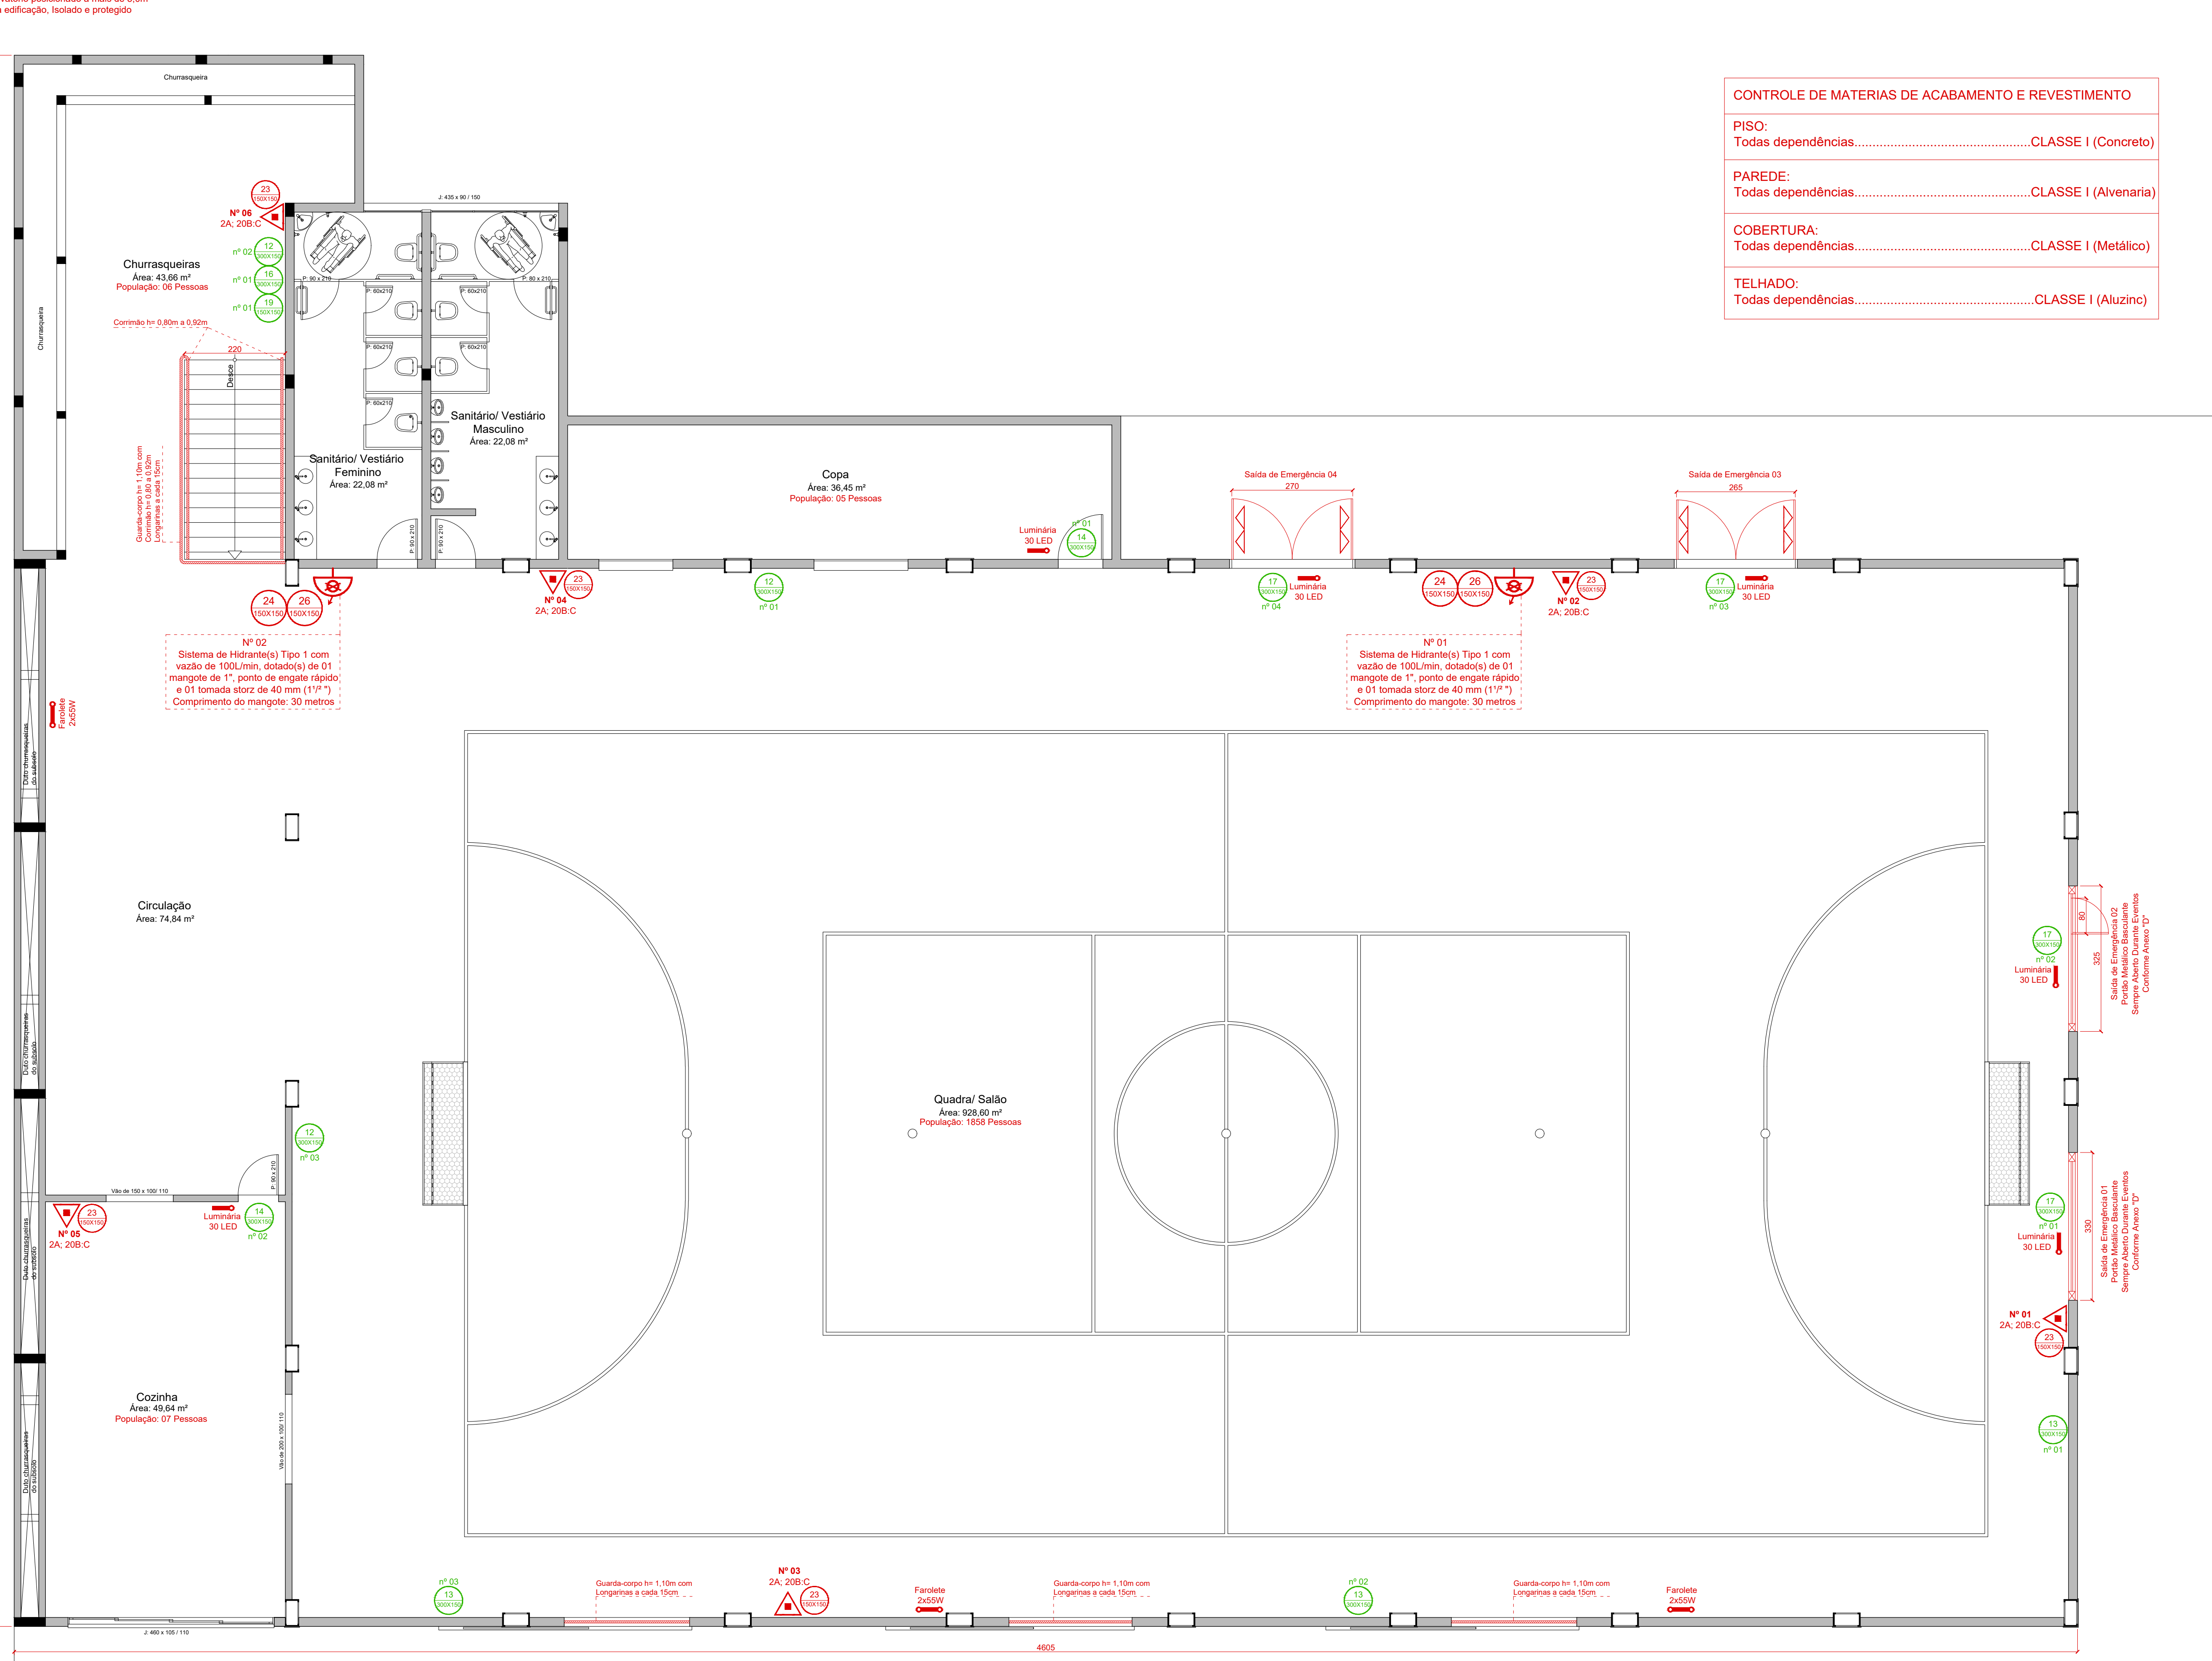


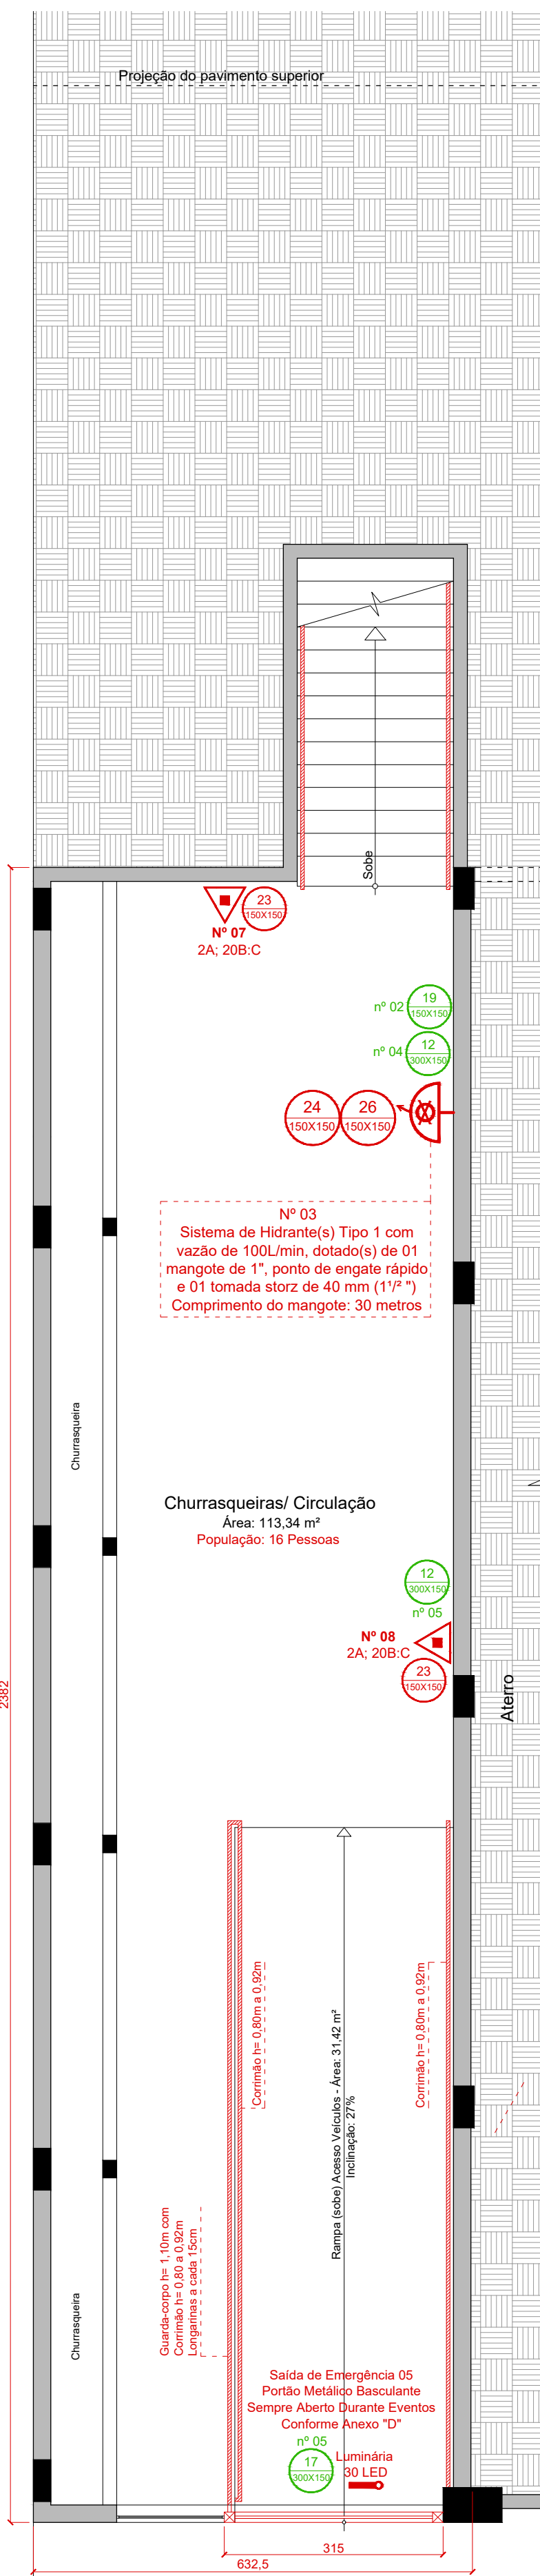

PLANTA DE LOCALIZAÇÃO

Escala: 1/200

Classificação da Edificação:
Ocupação Principal: F-12 - Clubes Comunitários
CNAE: 9312-3/00 - Clube Comunitário
Risco: Médio - Carga 600 MJ/m²
Cálculo da População:
 Salão de Eventos: 1858 Pessoas - 2 Pessoas por m²
 Áreas de Apoio: 34 Pessoas - 1 Pessoa a cada 7m²
População Total: 1892 Pessoas

Sistema de Controle de Materiais de Acabamento e Revestimento (CMAR) e Segurança Estrutural contra Incêndio: como medidas adicionais no PPCI, classificando a Edificação como Z. Desta forma, a distância máxima a percorrer para a saída de emergência, conforme a RTCBMRS nº 11 Parte 1/ 2016, Anexo B, Tabela 3 - Distâncias Máximas a Percorrer, Classificação F-12, Mais de uma Saída, sem detecção de incêndio e de 30 metros, assim, considerando a edificação como Z a distância pode ser aumentada em 30%, assim, 30m + 30% = Distância Máxima a Percorrer 39,00m

Rua Gino Morassutti

Rua Dr. João Manoel Pereira

Rua Zemirol Antônio Sebben

Rua Campos Sales

Rua Campos Sales

Rua Campos Sales

Rua Campos Sales

Rua Campos Sales

Rua Campos Sales

Rua Campos Sales

Rua Campos Sales

PLANTA DE SITUAÇÃO

Escala: 1/1.000

LEGENDA			
EQUIPAMENTOS CONFORME RESOLUÇÃO TÉCNICA CBMRS Nº 05 - PARTE 08 - SÍMBOLOS GRÁFICOS - 2016 E COMPLEMENTAR NBR 14.100			
	EXTINTOR PGB ABC		CENTRAL DE DETECÇÃO E ALARME
	EXTINTOR PGB BC		ACIONADOR MANUAL DE DETECÇÃO E ALARME DE INCÊNDIO
	EXTINTOR AP		ILUMINAÇÃO TIPO BALIZAMENTO
	HIDRANTE DE SAÍDA SIMPLES		BARRA ANTIPÂNICO
	HIDRANTE DE SAÍDA DUPLA		ROTA DE FUGA (DIREÇÃO À SEGURANÇA)
	RESERVA DE INCÊNDIO		ROTA DE FUGA (SAÍDA FINAL)
	BOMBA DE RECALQUE D'ÁGUA		PISO ANTIDERRAPANTE
	TUBULAÇÃO QUE SOBEE		CORRIMÃO - (H=0,90 a 0,92 m)
	TUBULAÇÃO QUE DESCE		PORTA CORTA FOGO - 60 MINUTOS
	ILUM. DE EMERGÊNCIA		PORTA CORTA FOGO - 60 MINUTOS
	QUADRO ELÉTRICO		DETECTOR DE FUMAÇA PONTUAL
	ÁREA PROTEGIDA PELO SISTEMA DE CHUVEIROS AUTOMÁTICOS		ÁREA ATENDIDA PELO SISTEMA DE CHUVEIROS AUTOMÁTICOS
SINALIZAÇÃO (PLACAS)			
CONFORME RESOLUÇÃO TÉCNICA CBMRS Nº 05 - PARTE 08 - SÍMBOLOS GRÁFICOS - 2016 E NORMA COMPLEMENTAR - NBR 13434-2-2004			
	PROIBIDO FUMAR		SAÍDA DE EMERGÊNCIA (INDICAÇÃO DE SENTIDO)
	PROIBIDO PRODUIR CHAMA		SAÍDA DE EMERGÊNCIA (INDICAÇÃO DE SENTIDO)
	PROIBIDO UTILIZAR ÁGUA PARA APAGAR O FOGO		SAÍDA DE EMERGÊNCIA (INDICAÇÃO DE SENTIDO)
	PROIBIDO UTILIZAR ELEVADOR EM CASO DE INCÊNDIO		ESCALADA DE EMERGÊNCIA - DESCENDO
	ALERTA GERAL		ESCALADA DE EMERGÊNCIA - SUBINDO
	CUIDADO, RISCO DE INCÊNDIO		SAÍDA DE EMERGÊNCIA, INDICAÇÃO ACIMA DA SAÍDA
	CUIDADO, RISCO DE EXPLOSAO		NÚMERO DE PAVIMENTO
	CUIDADO, RISCO DE CHOQUE ELÉTRICO		SENTIDO DA ROTA DE SAÍDA
	ALARME SONORO		INSTRUÇÃO DE ABERTURA DA PORTA CORTA-FOGO POR BARRA ANTIPÂNICO
	COMANDO MANUAL DE ALARME		INSTRUÇÕES PARA PORTA CORTA-FOGO
	EXTINTOR DE INCÊNDIO		EXEMPLOS DE FAIXA PARA INDICAÇÃO DE OBSTÁCULOS
	MANGOTINHO		SINALIZAÇÃO DE SOLO PARA EQUIPAMENTOS DE COMBATE A INCÊNDIO (HIDRANTES E EXTINTORES)
	ABRIGO DE MANGUEIRA E HIDRANTE		SÍMBOLO: QUADRADO (1,00 x 1,00m) FUNDO VERMELHO (0,70 x 0,70m) BORDA AMARELA (LARGURA DE 15 cm)
	HIDRANTE DE INCÊNDIO		SINALIZAÇÃO RETANGULAR
	VÁLVULA DE CONTROLE DO SISTEMA DE CHUVEIROS AUTOMÁTICOS		SINALIZAÇÃO TRIANGULAR
			SINALIZAÇÃO CIRCULAR

ELVIS BREGOLIN
 Engenharia Civil e de Segurança do Trabalho - CREA TS-100
 Avenida Silvio Buarque, 1099, Sala 403, Centro, Guaporé - RS
 email: ebg@elvisbregolin.com.br

Local: Quadra de Esportes Coberta, Bairro São José - 2ª Etapa
 Data: Maio de 2021
 Projeto: Rua Gino Morassutti, esq. Rua Campos Sales, s/n, B. São José, Guaporé, RS

Município de Guaporé-RS
 Proprietário: Elvis Bregolin
 Ass: Augusto M. Bresolin, Eduardo Marroni

Indicadas
 1.416,78 m²
 1.416,78 m²

PPCI - Plano de Prevenção e Proteção Contra Incêndio
 Planta Baixa Subsolo e Pavimento Térreo

10