



PLANTA BAIXA RUA PE LUIZ RAUBER (DRENAGEM) -Escala 1/500

RUA ALBINO F. DOS PASSOS

FRENTE DE OBRA 1

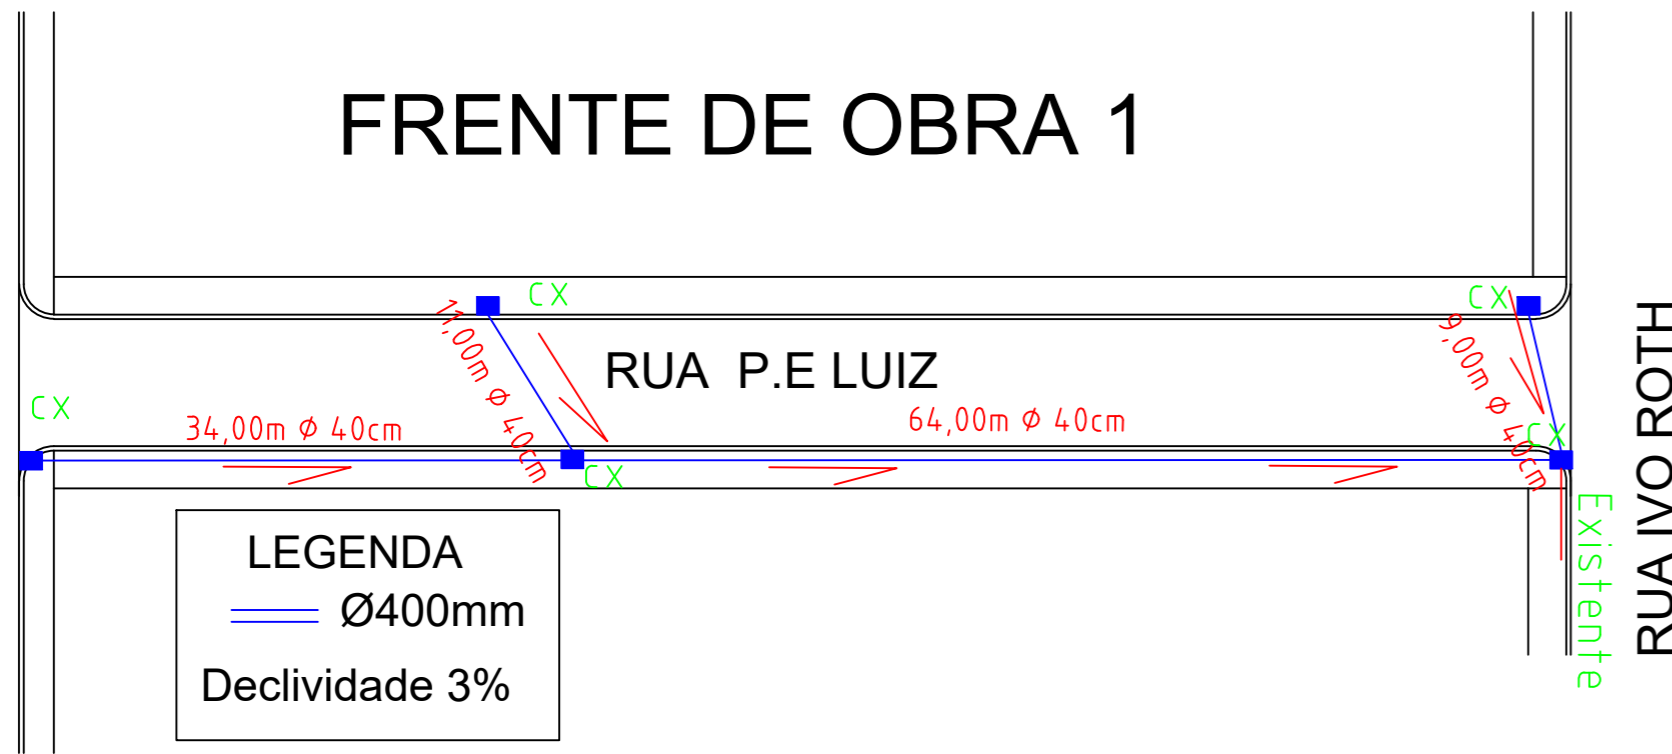

ITEM	FRENTE DE OBRA							
	FRENTE 1		FRENTE 2		FRENTE 3		FRENTE 4	
	QUANTIDADE	UNID.	QUANTIDADE	UNID.	QUANTIDADE	UNID.	QUANTIDADE	UNID.
TUBO DE CONCRETO DE 400MM	118,00	M						
BOCAS DE LOBO	5,00	UN						
PAVIMENTO INTERTRAVADO			865,08	M ²				
MEIO FIO CONJUGADO SARJETA- RETO			167,20	M				
SARJETA SEM MEIO FIO			28,80	M				
MEIO FIO CONJUGADO SARJETA- CURVO			14,40	M				
PISO TÁTIL					51,33	M ²		
PASSEIO 5,0 CM- VOLUME CONCRETO					17,95	M ³		
CAMADA BRITA DRENANTE- PASSEIO					11,38	M ³		
SINALIZAÇÃO HORIZONTAL							30,60	M ²
PLACAS							5,00	VB

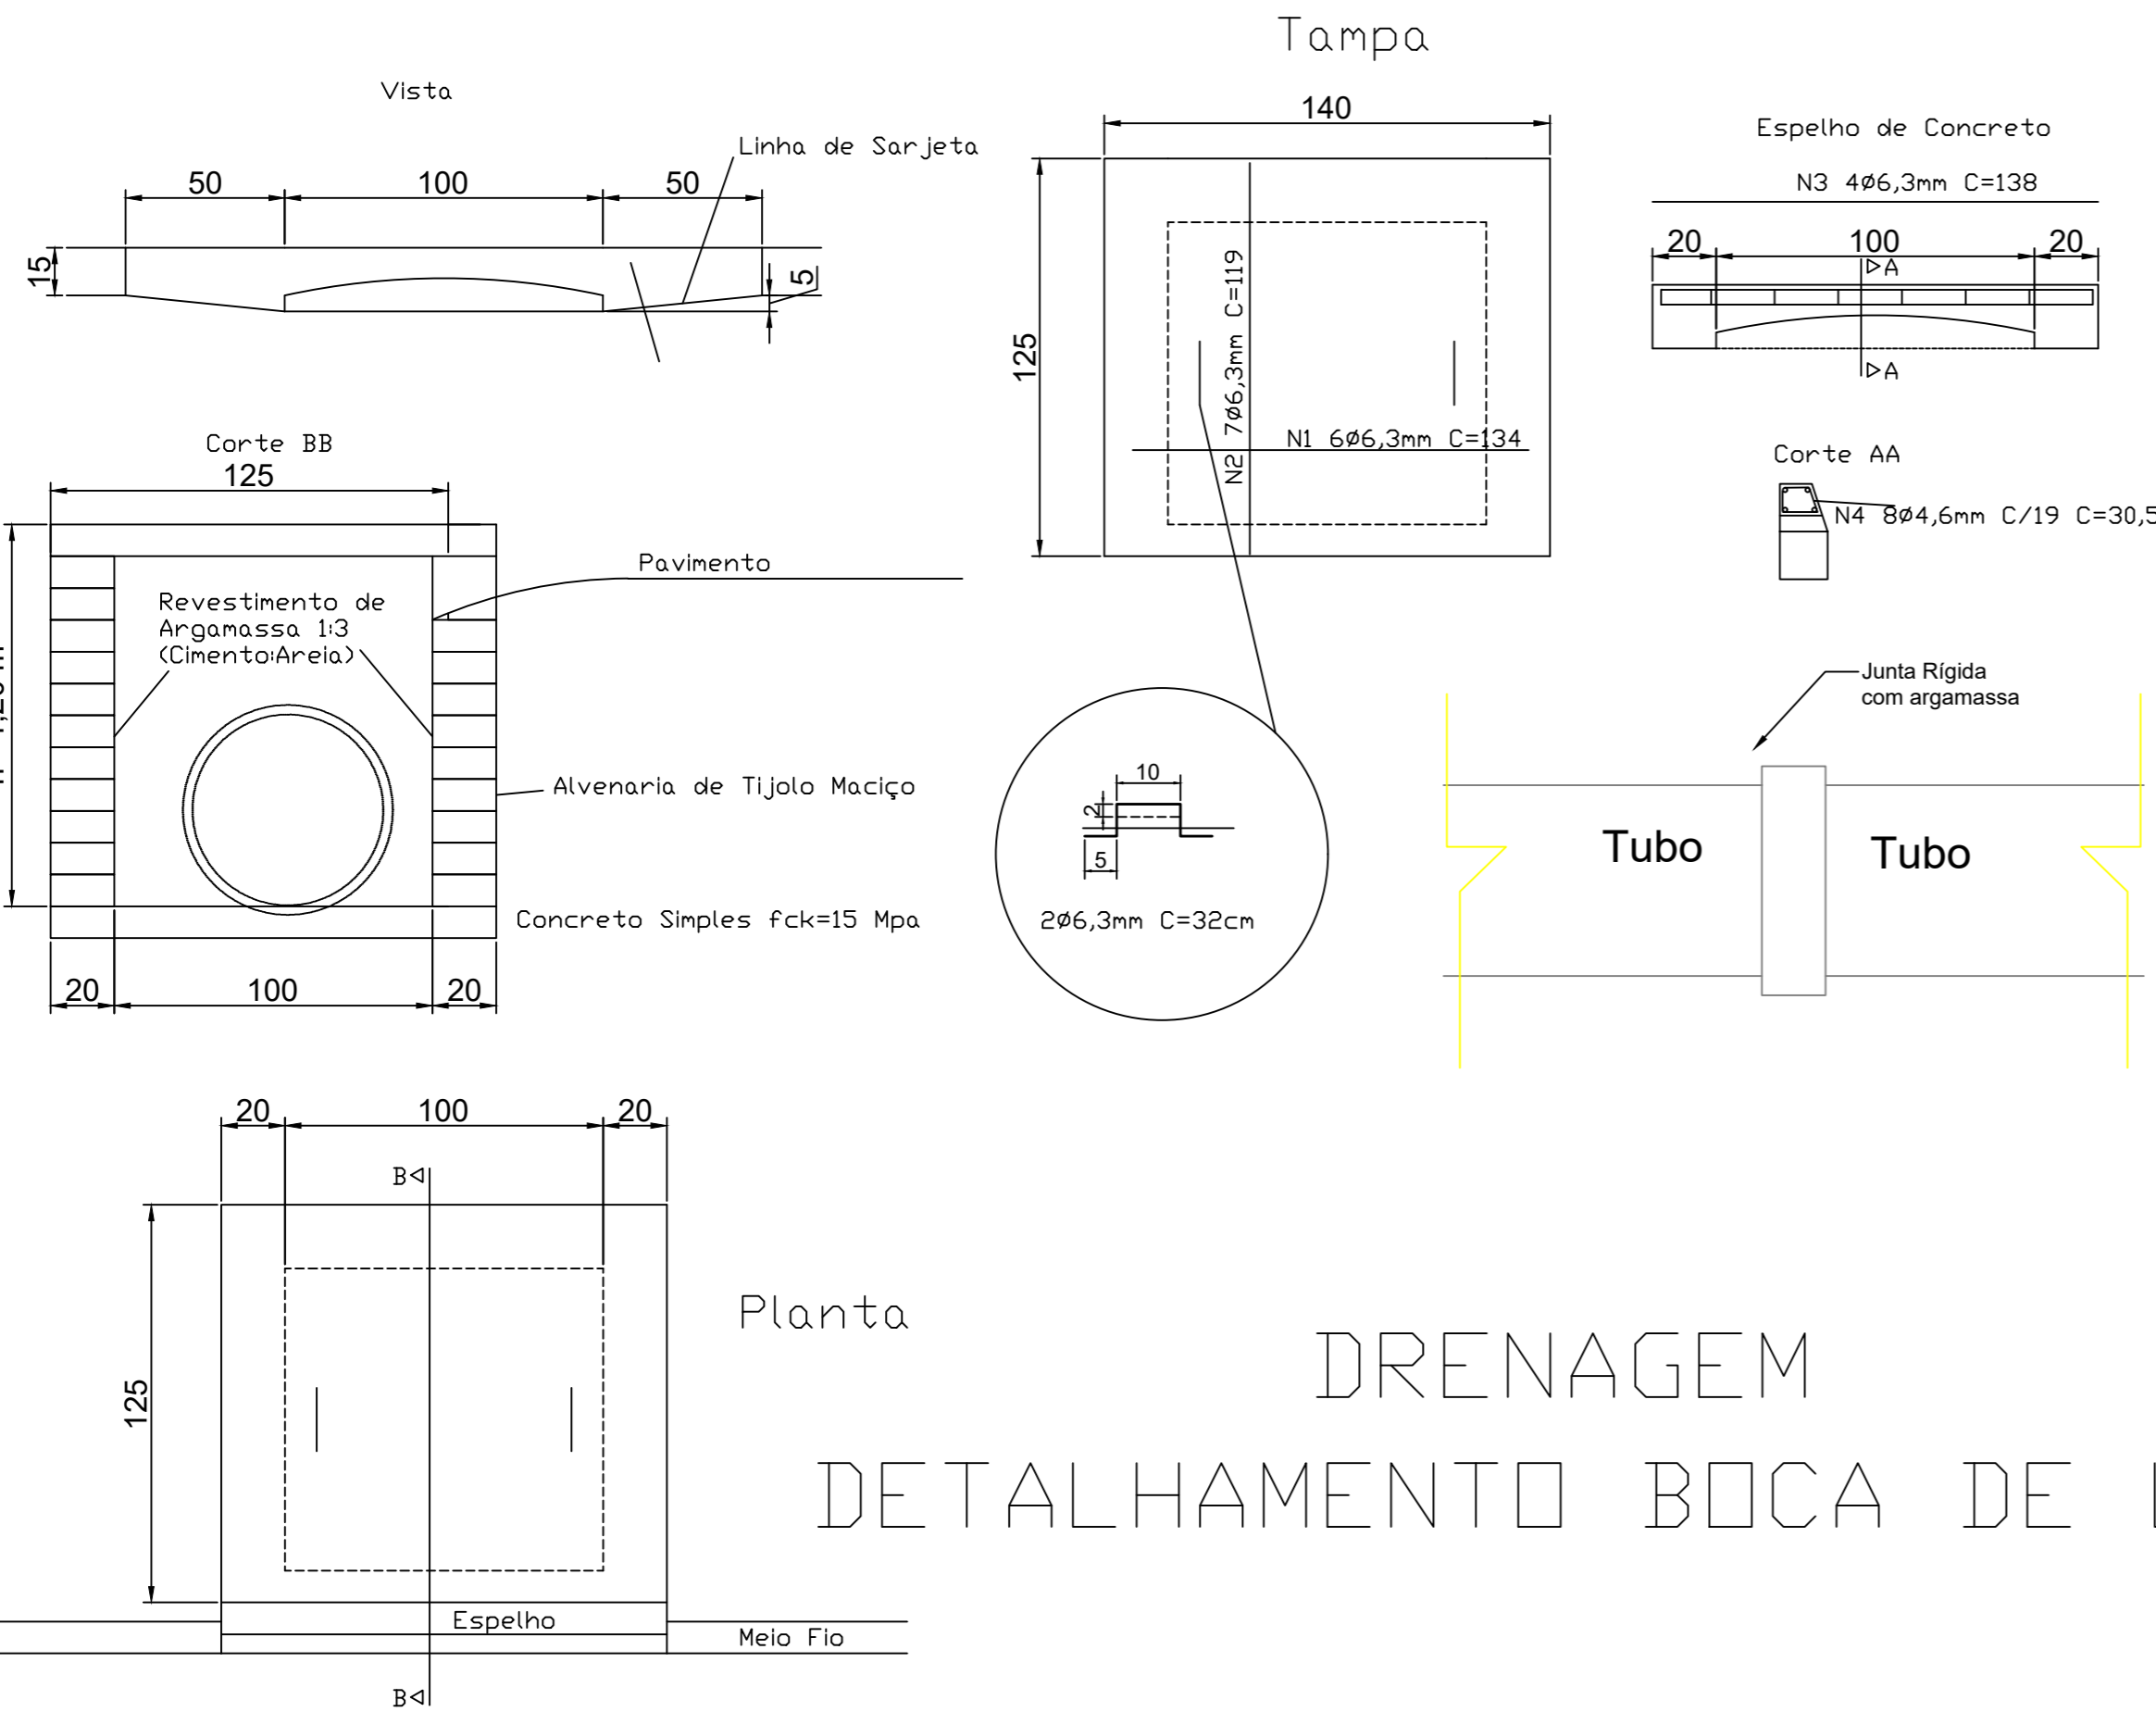

DRENAGEM DETALHAMENTO BOCA DE LOBO



PREFEITURA MUNICIPAL DE CAMPINA DAS MISSÕES
 Av. Santa Teresa, Nº 821 - CEP: 98975-000
 Fone (55) 3567-1102 Fax: 3567-1150
 CNPJ: 87.612.859/0001-30
 E-mail: planejamento@campinadasmissoes.rs.gov.br

OBRA:	PAVIMENTAÇÃO COM BLOCO INTERTRAVADO		
LOCAL:	RUA PE. LUIZ RAUBER CAMPINA DAS MISSÕES		
PROJETO:	DRENAGEM	ESCALA:	1/500
PROJETO E FISCALIZAÇÃO:	ENG. CIVL TAILENE THOMAS CREA 205.806 /RS		DATA: OUTUBRO/ 2018 VERSÃO 4
PROPRIETÁRIO:	ENG. CIVL GABRIEL DE OLIVEIRA CREA 168.937 /RS		PRANCHA: 03/03
PREFEITO MUNICIPAL AFONSO LUCIO PERIUS			